
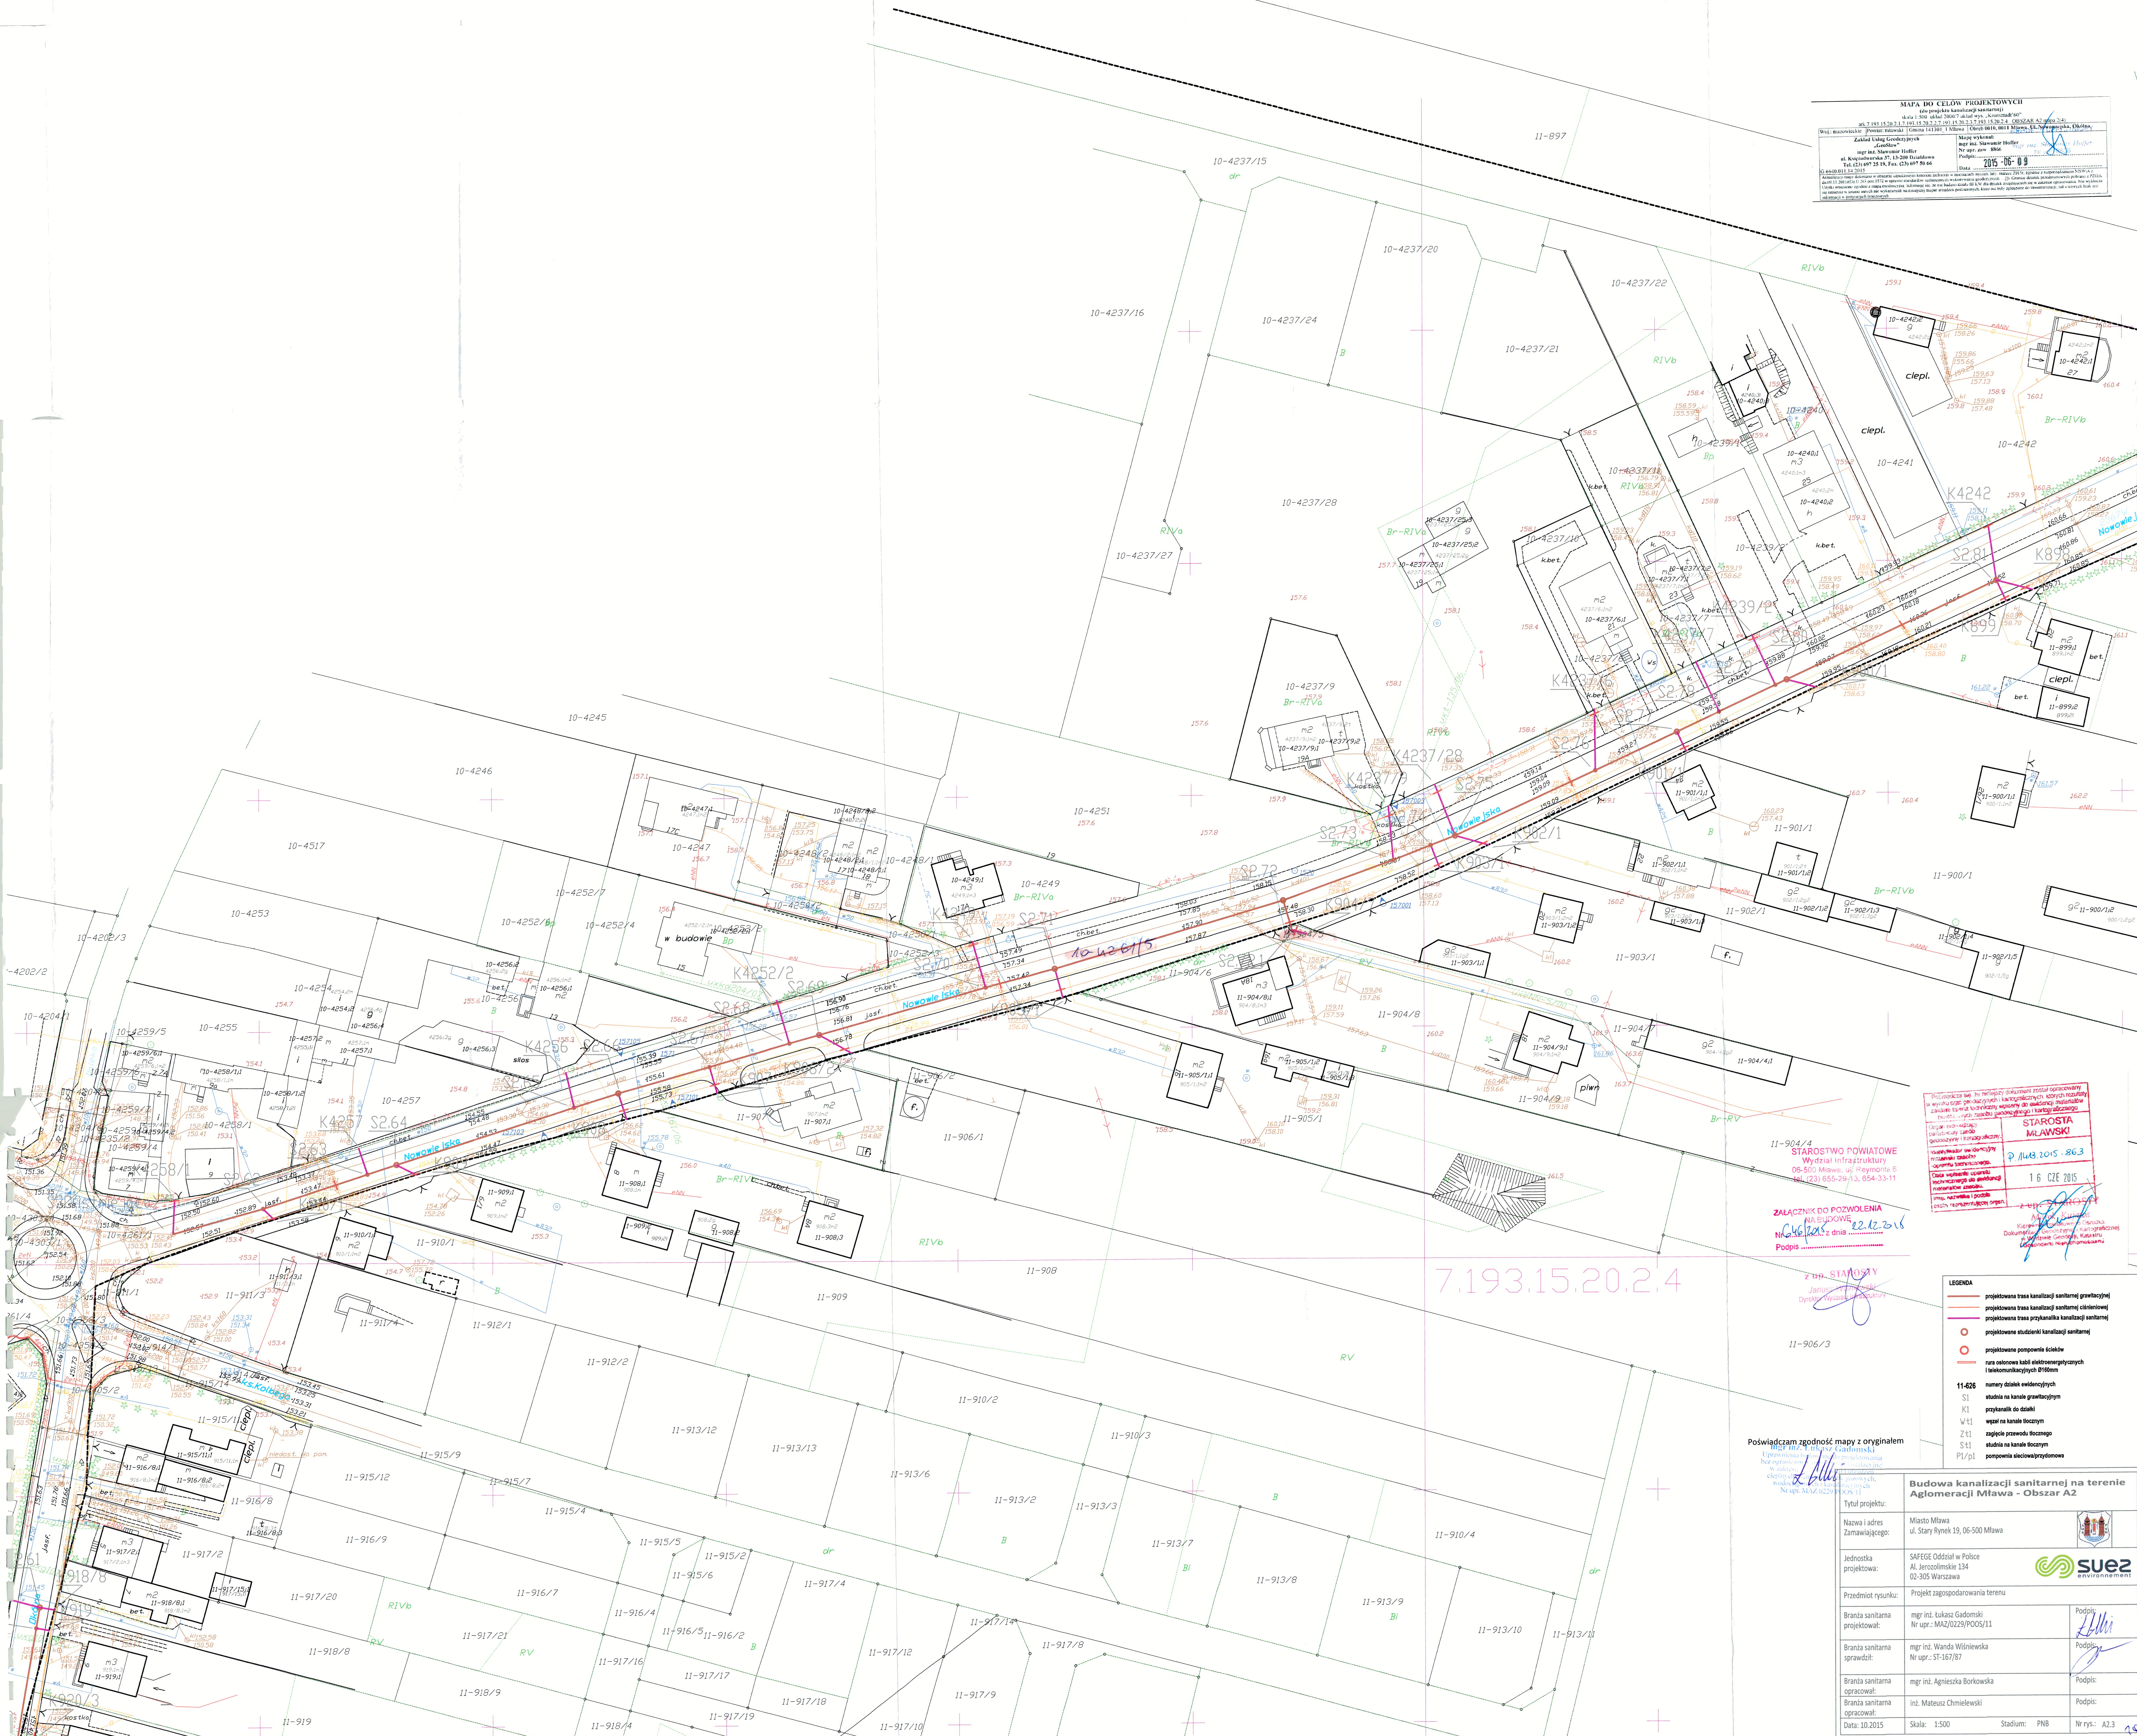


**MAPA DO CELÓW PROJEKTOWYCH**  
do projektu budowlanego: Budowa i eksploatacja...  
Woj. mazowiecki Powiat miński Gmina Miawa (11-010) Obręb 001/011 Miawa, 11-010/011/011  
Zakład Inżynierski "Gadomski" mgr inż. Tomasz Gadomski  
mgr inż. Sławomir Heller  
ul. Kościuszki 27, 13-204 Białobrzegi  
tel. (22) 677 58 14 Fax. (22) 677 58 16  
Data: 2015-06-09  
Podpis: [Podpis]

**MAPA DO CELÓW PROJEKTOWYCH**  
do projektu budowlanego: Budowa i eksploatacja...  
Woj. mazowiecki Powiat miński Gmina Miawa (11-010) Obręb 001/011 Miawa, 11-010/011/011  
Zakład Inżynierski "Gadomski" mgr inż. Tomasz Gadomski  
mgr inż. Sławomir Heller  
ul. Kościuszki 27, 13-204 Białobrzegi  
tel. (22) 677 58 14 Fax. (22) 677 58 16  
Data: 2015-06-09  
Podpis: [Podpis]

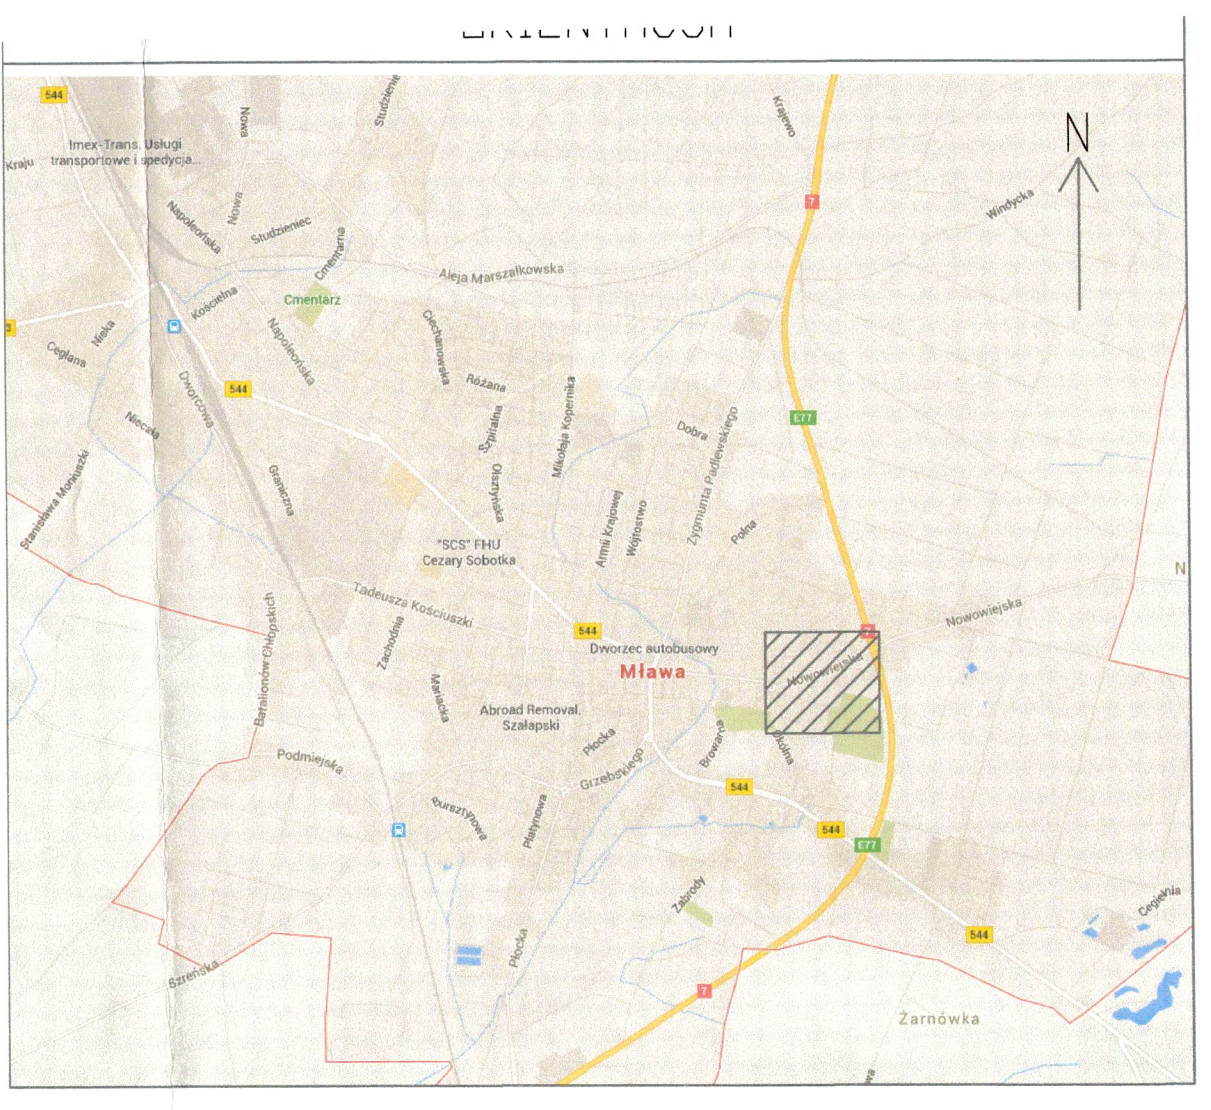

**STAROSTA  
MIŁAWSKI**  
p. 11.03.2015. 863  
1.6 CZE 2015  
Załącznik do pozwolenia na budowę  
N 620/15 z dnia 22.12.2015  
Podpis: [Podpis]

7.193.15.20.2.4

- LEGENDA**
- projekowana trasa kanalizacji sanitarnej grawitacyjnej
  - projekowana trasa kanalizacji sanitarnej ciśnieniowej
  - projekowana trasa przyłazki kanalizacji sanitarnej
  - projekowana studzienka kanalizacji sanitarnej
  - projekowana pompiśnica ściekowa
  - stwierdzona studzienka kanalizacyjna
  - 11-426 numery działek ewidencyjnych
  - S1 studnia na kanale grawitacyjnym
  - K1 przyłazka do oszki
  - W1 wpłaz na kanale tłoczonym
  - Z11 zępek prawozwołowy
  - S31 studnia na kanale tłoczonym
  - PI/P1 pompiśnica ściekowa

Poświadczam zgodność mapy z oryginałem  
mgr inż. Tomasz Gadomski  
ul. Kościuszki 27, 13-204 Białobrzegi  
tel. (22) 677 58 14 Fax. (22) 677 58 16  
Data: 2015-06-09  
Podpis: [Podpis]

**Budowa kanalizacji sanitarnej na terenie Aglomeracji Miawa - Obszar A2**

Tytuł projektu:	Miasto Miawa ul. Stary Rynek 19, 06-500 Miawa	
Jednostka projektowa:	SARECO Oddział w Polcu Al. Jerozolimskiej 134 02-305 Warszawa	
Przedmiot rysunku:	Projekt zagospodarowania terenu	
Branda sanitarna projektował:	mgr inż. Tomasz Gadomski Nr upr.: MA2/0229/P005/11	Podpis: [Podpis]
Branda sanitarna sprawdził:	mgr inż. Wanda Wiśniewska Nr upr.: ST-167/87	Podpis: [Podpis]
Branda sanitarna opracował:	mgr inż. Agnieszka Borkowska	Podpis: [Podpis]
Branda sanitarna opracował:	inż. Mateusz Chmielewski	Podpis: [Podpis]

Data: 10.2015 Skala: 1:500 Stadium: PNB Nr rys.: A2.3